


RZUT PIĘTRA 1:100

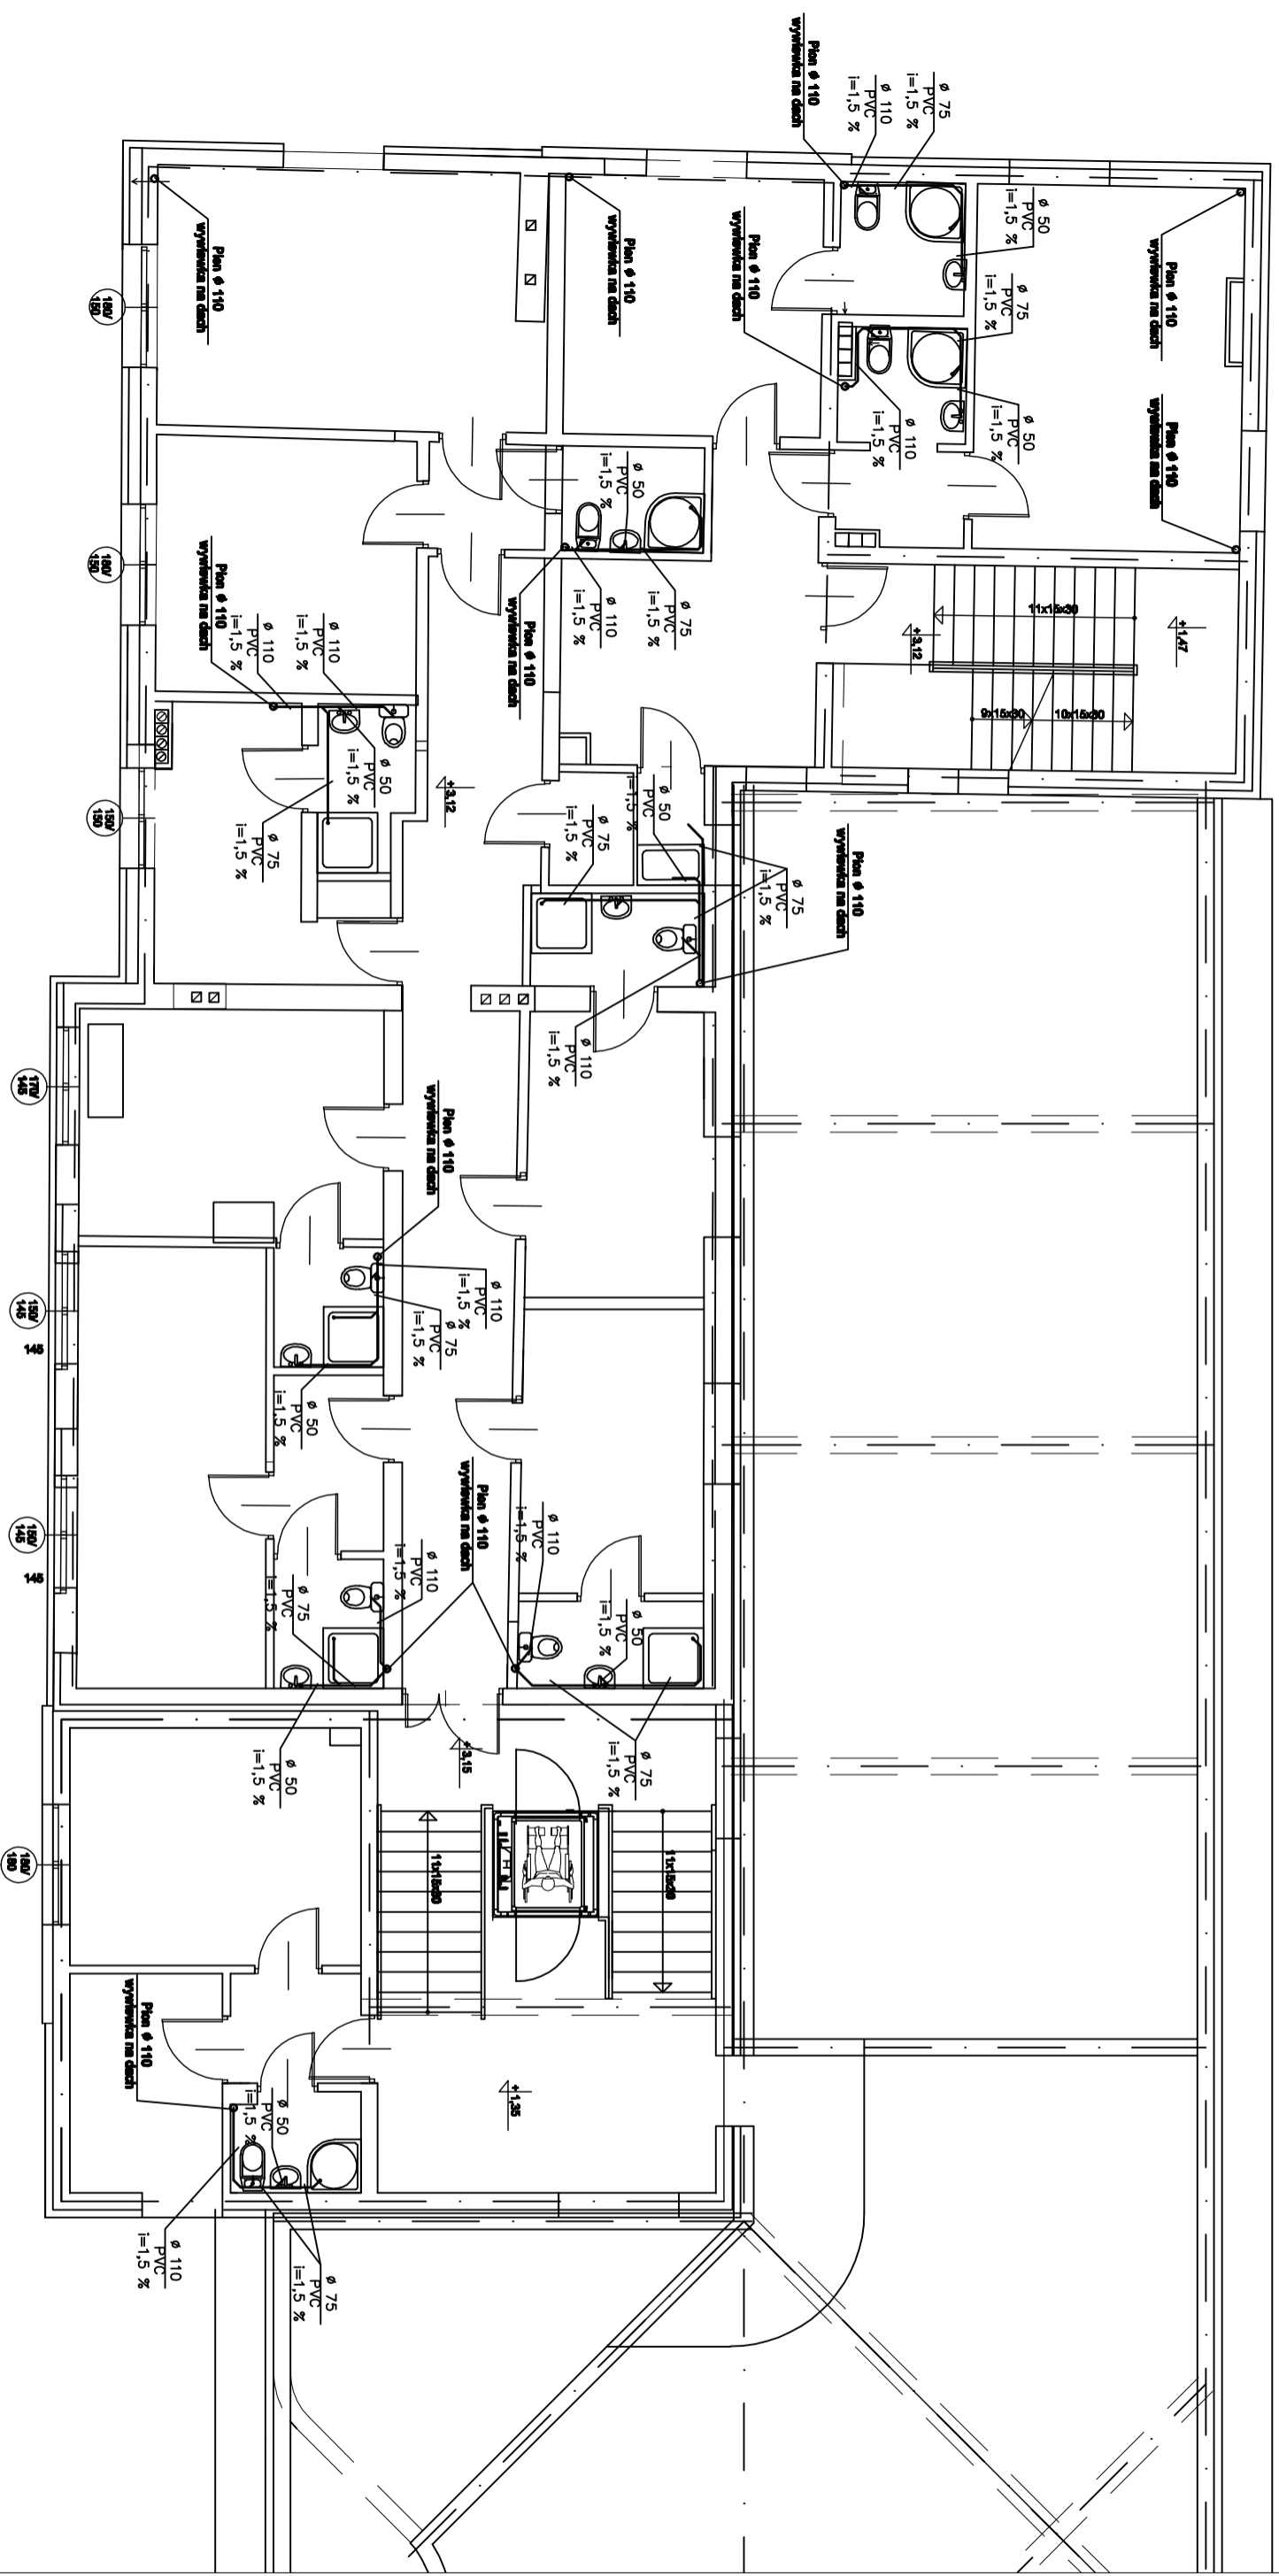

Usługi Projektowe – mgr inż. Krzysztof Duda
18-400 Łomża, ul. Wozwodzka 36

Obiekt: OŚRODEK CARITAS BLIŹNIM
Adres: Ptaki, gm Nowogród, dz. nr 20/7

Tytuł rysunku: RZUT PRZYZIEMIA
Instalacja kanalizacji sanitarnej

ZESPÓŁ AUTORSKI	
Bransza:	Imię i nazwisko
Sanitarna	mgr inż. Krzysztof Duda
Projektant	ŁOM - 42
Sanitarna	mgr inż. Piotr Kaczyński
Asystent projektanta	
Faza: PB	Skala: 1:100
	Nr rysunku: 9