


RZUT DACHU
1:100

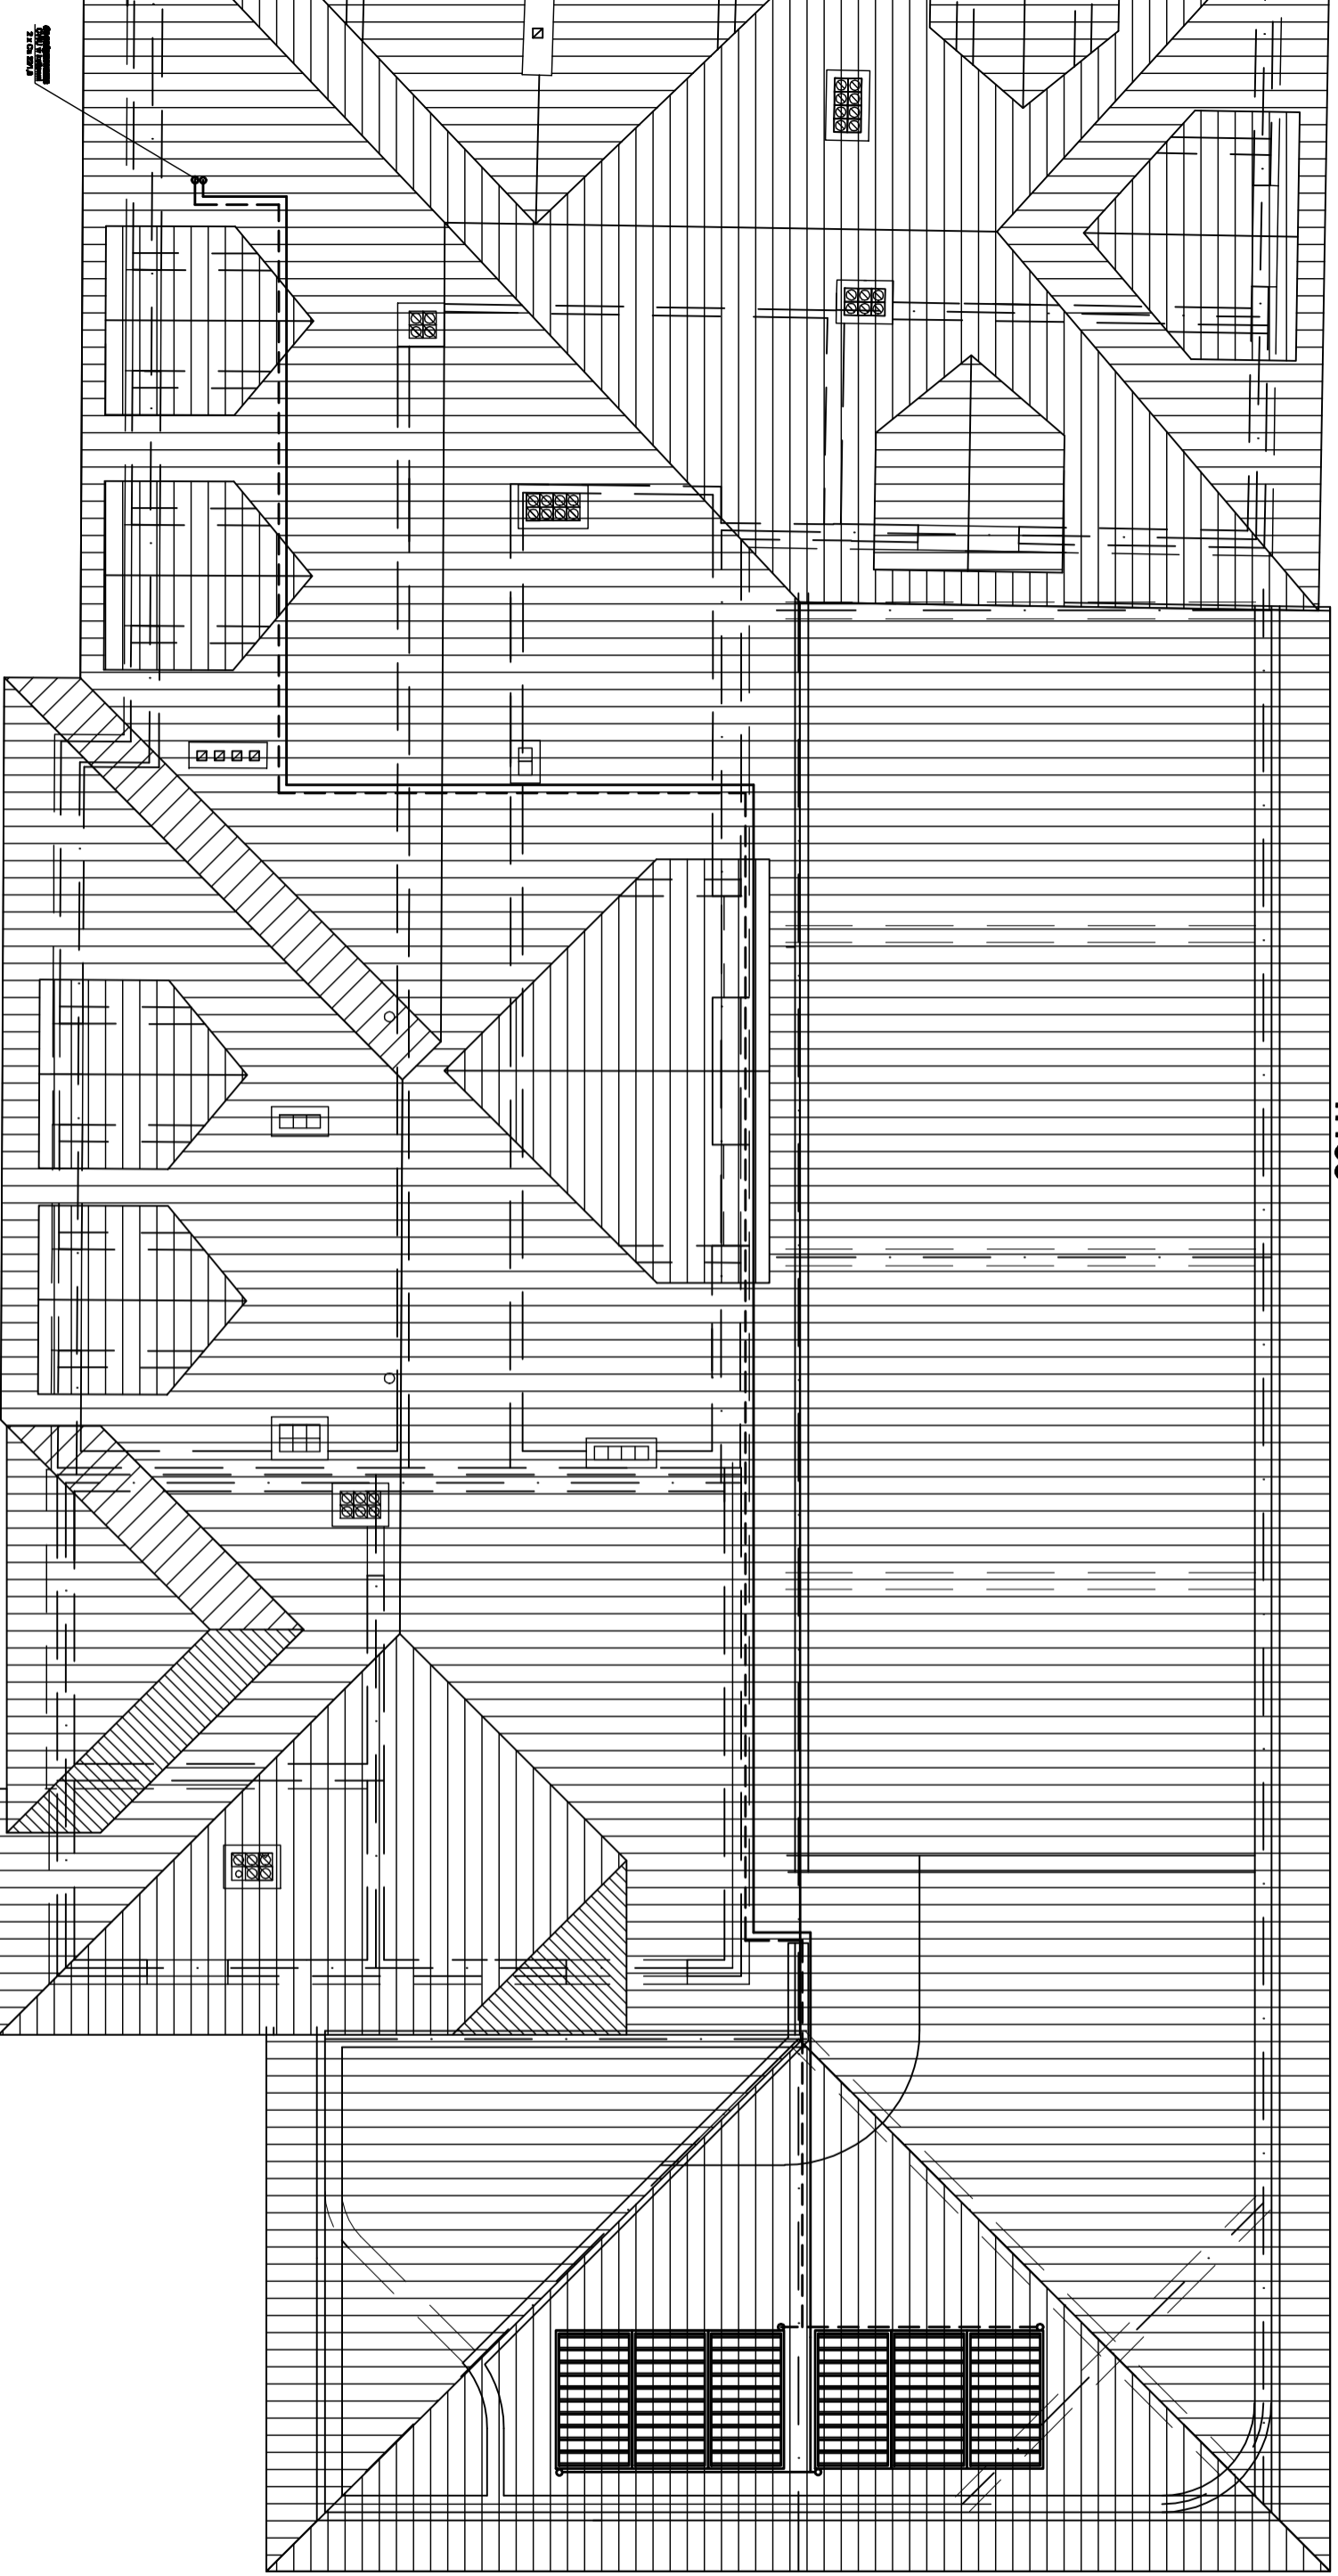

Usługi Projektowe – mgr inż. Krzysztof Duda
18-400 Łomża, ul. Wozniowdzka 36

Obiekt: OŚRODEK CARITAS BLIŹNIM
Adres: Ptaki, gm Nowogród, dz. nr 20/7

Tytuł rysunku: **INSTALACJA SOLARNA**

ZESPÓŁ AUTORSKI			
Branża:	Imię i nazwisko	Nr upr. proj.	Data
Sanitarna	mgr inż. Krzysztof Duda	LOM - 42	09.2010r.
Projektant			
Sanitarna	mgr inż. Piotr Koczynski		09.2010r.
Asystent projektanta			
Faza: PB	Skala: 1:100		Nr rysunku: 18